
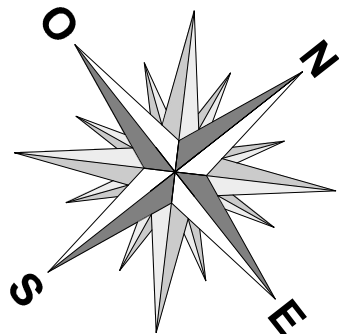
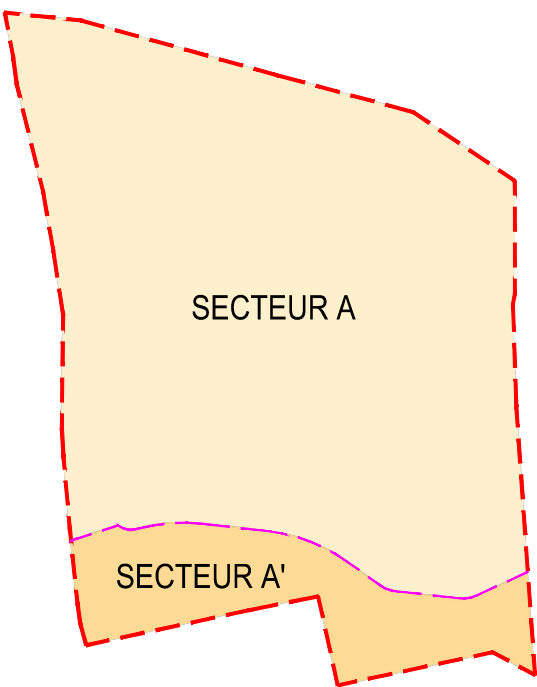


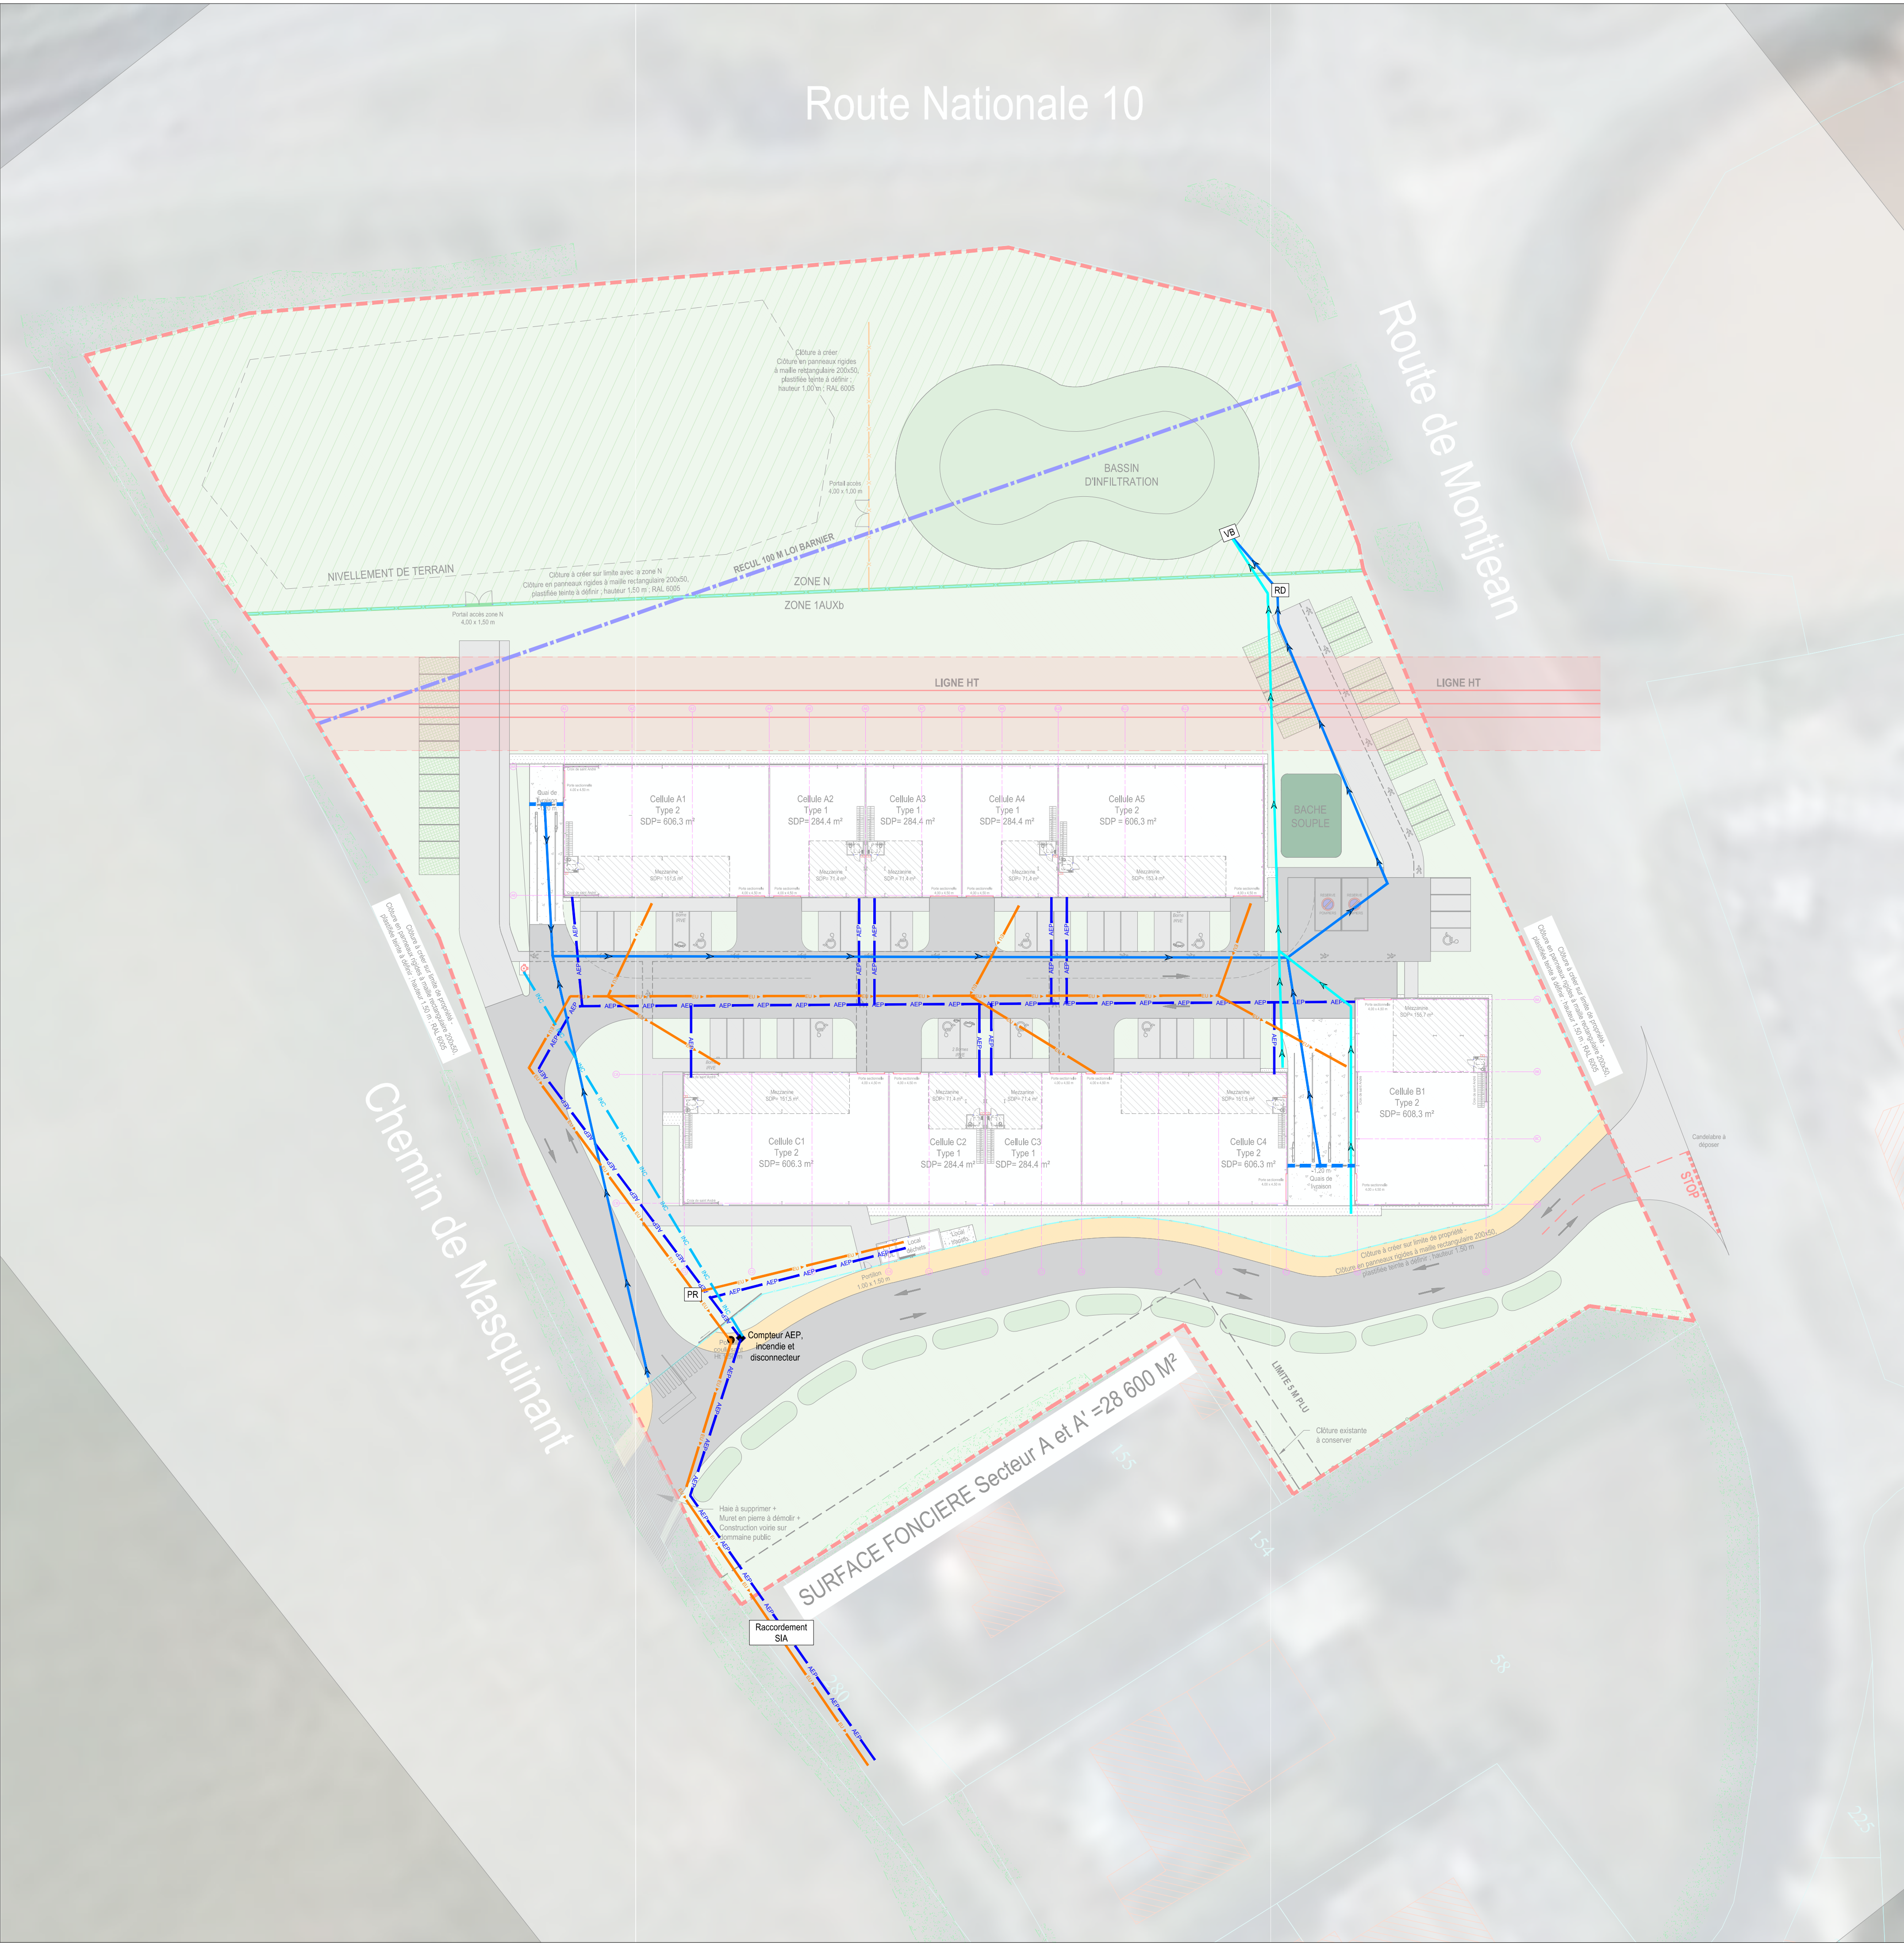

Plan repérage secteurs A - 1 : 2500

LEGENDE RESEAUX HUMIDES

AEP

Adduction d'eau potable

Caniveaux à fente

Incendie

Réseau EP toiture canalisations

Réseau EP voirie canalisations

Réseau EU canalisations

VB

PR

RD

Vanne de barrage

Pompe de relevage

Regard de décanation

Secteur A et A' "Parc des grands axes"
16 700 RUFFEC

SCCV FP RUFFEC NORD

CONSTRUCTION DE BATIMENTS D'ACTIVITES

Adresse siège :

37 Avenue Pierre 1er de SERBIE
75008 PARIS
TEL: 01.44.94.94.50

FP

FAUBOURG
PROMOTION

GRUPE IDEC

IDEC

GRUPE IDEC

Architecte :

Architecte Baudoin sas
40, place Augereau
77610 la Housseye en Brie
N° ordre des architectes
S01938 et S10999

DOSSIER DE DEMANDE DE PERMIS DE CONSTRUIRE

N° PLAN

INTITULE

DESSINE PAR :

ARO

PC02d

PLAN MASSE AVEC LES
RESEAUX HUMIDES

VERIFIE PAR :

ABO

DATE DE 1ere EDITION :

28 Mars 2025

ECHELLE :

1 : 500

Date	Dess.	Modification	Date	Dess.	Modification
A			I		
B			J		
C			K		
D			L		
E			M		
F			N		
G			O		
H			P		

N°AFFAIRE	EMETTEUR	LOT	PHASE	N° DOC	INDICE	TITRE
-	IDEC		PC	02d		RESEAUX HUMIDES

CES PLANS SONT LA PROPRIETE DE LA SOCIETE IDEC INGENIERIE ET NE PEUVENT ETRE REPRODUITS SANS AUTORISATION
(conformément à la législation en vigueur)